

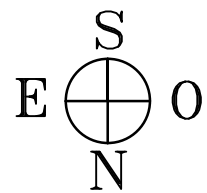



Réalisé par Thierno baba diallo	Projet:rehabilitaton du centre de protection	PLAN DE MASSE
Ingénieur	Lieu: hassi chegar(guidimakha)	Echelle: 1/100 Date 20 mars 2023

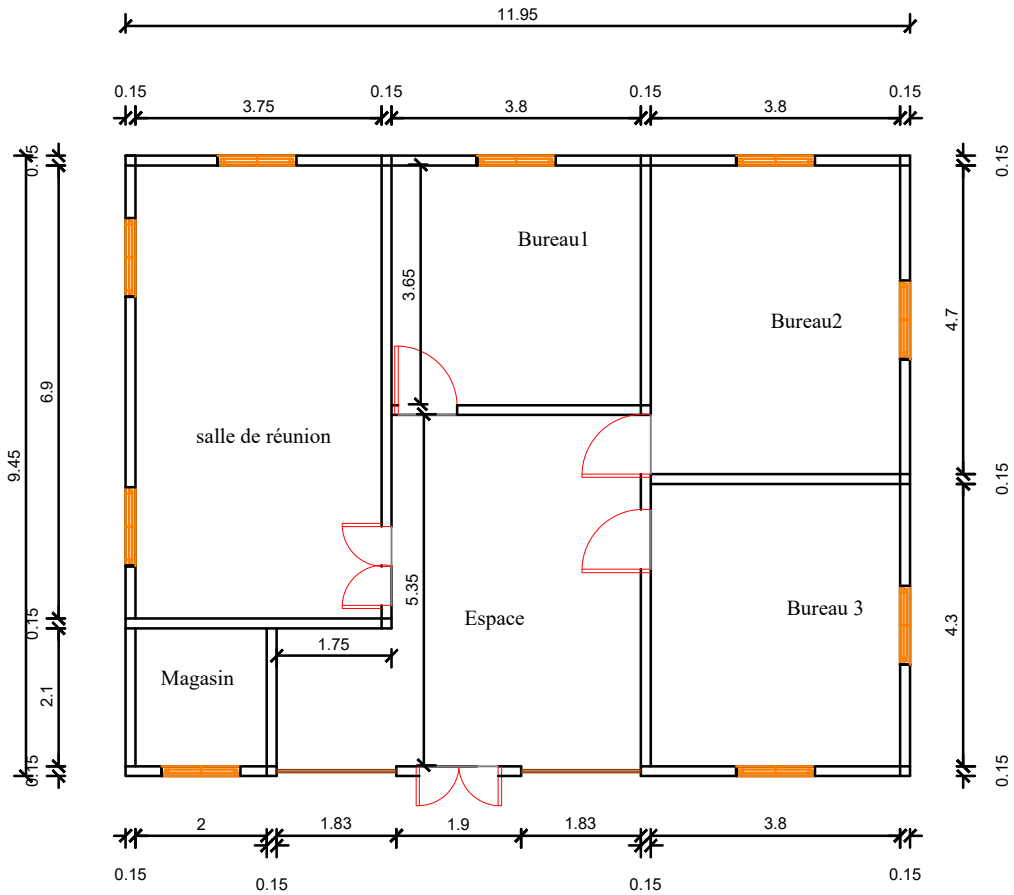

Réalisé par Thierno baba diallo	Projet: rehabilitaton du centre de protection	vue en plan
Ingénieur	Lieu: hassi chegar(guidimakha)	Echelle: 1/100 Date 20 mars 2023

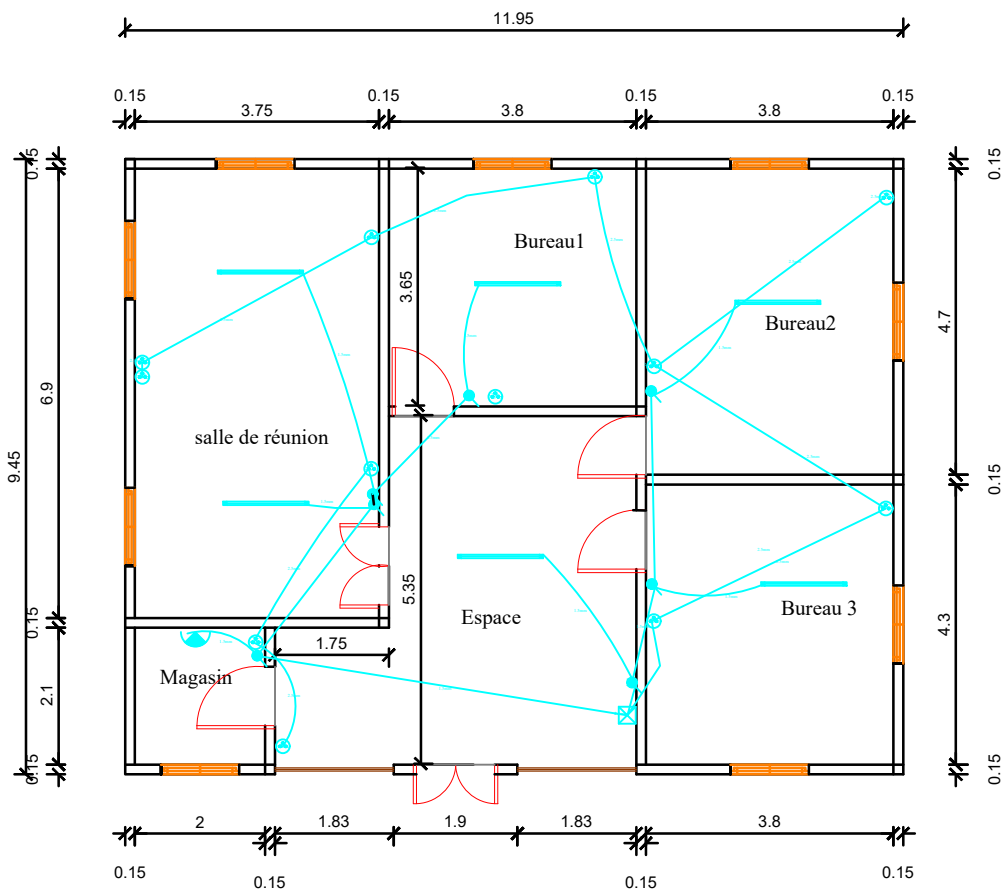

	Reglette fluoescente étanche 2x36 w 1.2m		Interrupteur aluage simple hauteur 120cm		Prise 16A + terre hauteur 20cm
	Reglette fluoescente ordinaire 2x36 w 1.2m		Lampe applique murale		Coffret de répartition

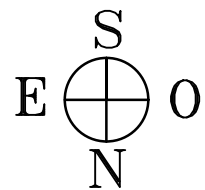

Réalisé par
Thierno baba diallo

Projet:rehabilitaton du centre de protection

plan électricité

Ingénieur

Lieu: hassi chegar(guidimakha)

Echelle: 1/100

Date 20 mars 2023